


TABULKA MÍSTNOSTÍ		
Č.M.	MÍSTNOST	M²
A 01.01	CHODBA	37,3
A 01.02	PŘEDSÍŇ WC	3,2
A 01.03	PŘEDSÍŇ WC	4,6
A 01.04	WC MUŽI	2,8
A 01.05	WC MUŽI	1,4
A 01.06	WC ŽENY	8,4
A 01.08	WC PERSONÁL	2,3
A 01.11	DIVADELNÍ KLUB	27,3
A 01.12	BAR	9,6
A 01.13	PŘÍRUČNÍ SKLAD	3,5
A 01.14	ROZŠÍŘENÍ DIVADELNÍ KLUB	12,0
B 01.01	DIVADELNÍ SÁL	129,3
B 01.02	JEVIŠTĚ	82,0
B 01.03	SCHODIŠTĚ	14,0
B 01.04	OSTŘEDNA EPS+ERO	19,4
B 01.05	SCHODIŠTĚ	14,7
B 01.06	BOČNÍ VSTUP	7,65
B 01.07	SKLAD KULIS	53,8
B 01.08	ZÁSOBOVÁNÍ	22,4
B 01.09	ZÁDVEŘÍ	8,2
B 01.10	HALA	9,7
B 01.11	WC BEZBARIÉROVÉ	3,6
C 01.02	MÍSTNOST TECHNIKŮ	23,9

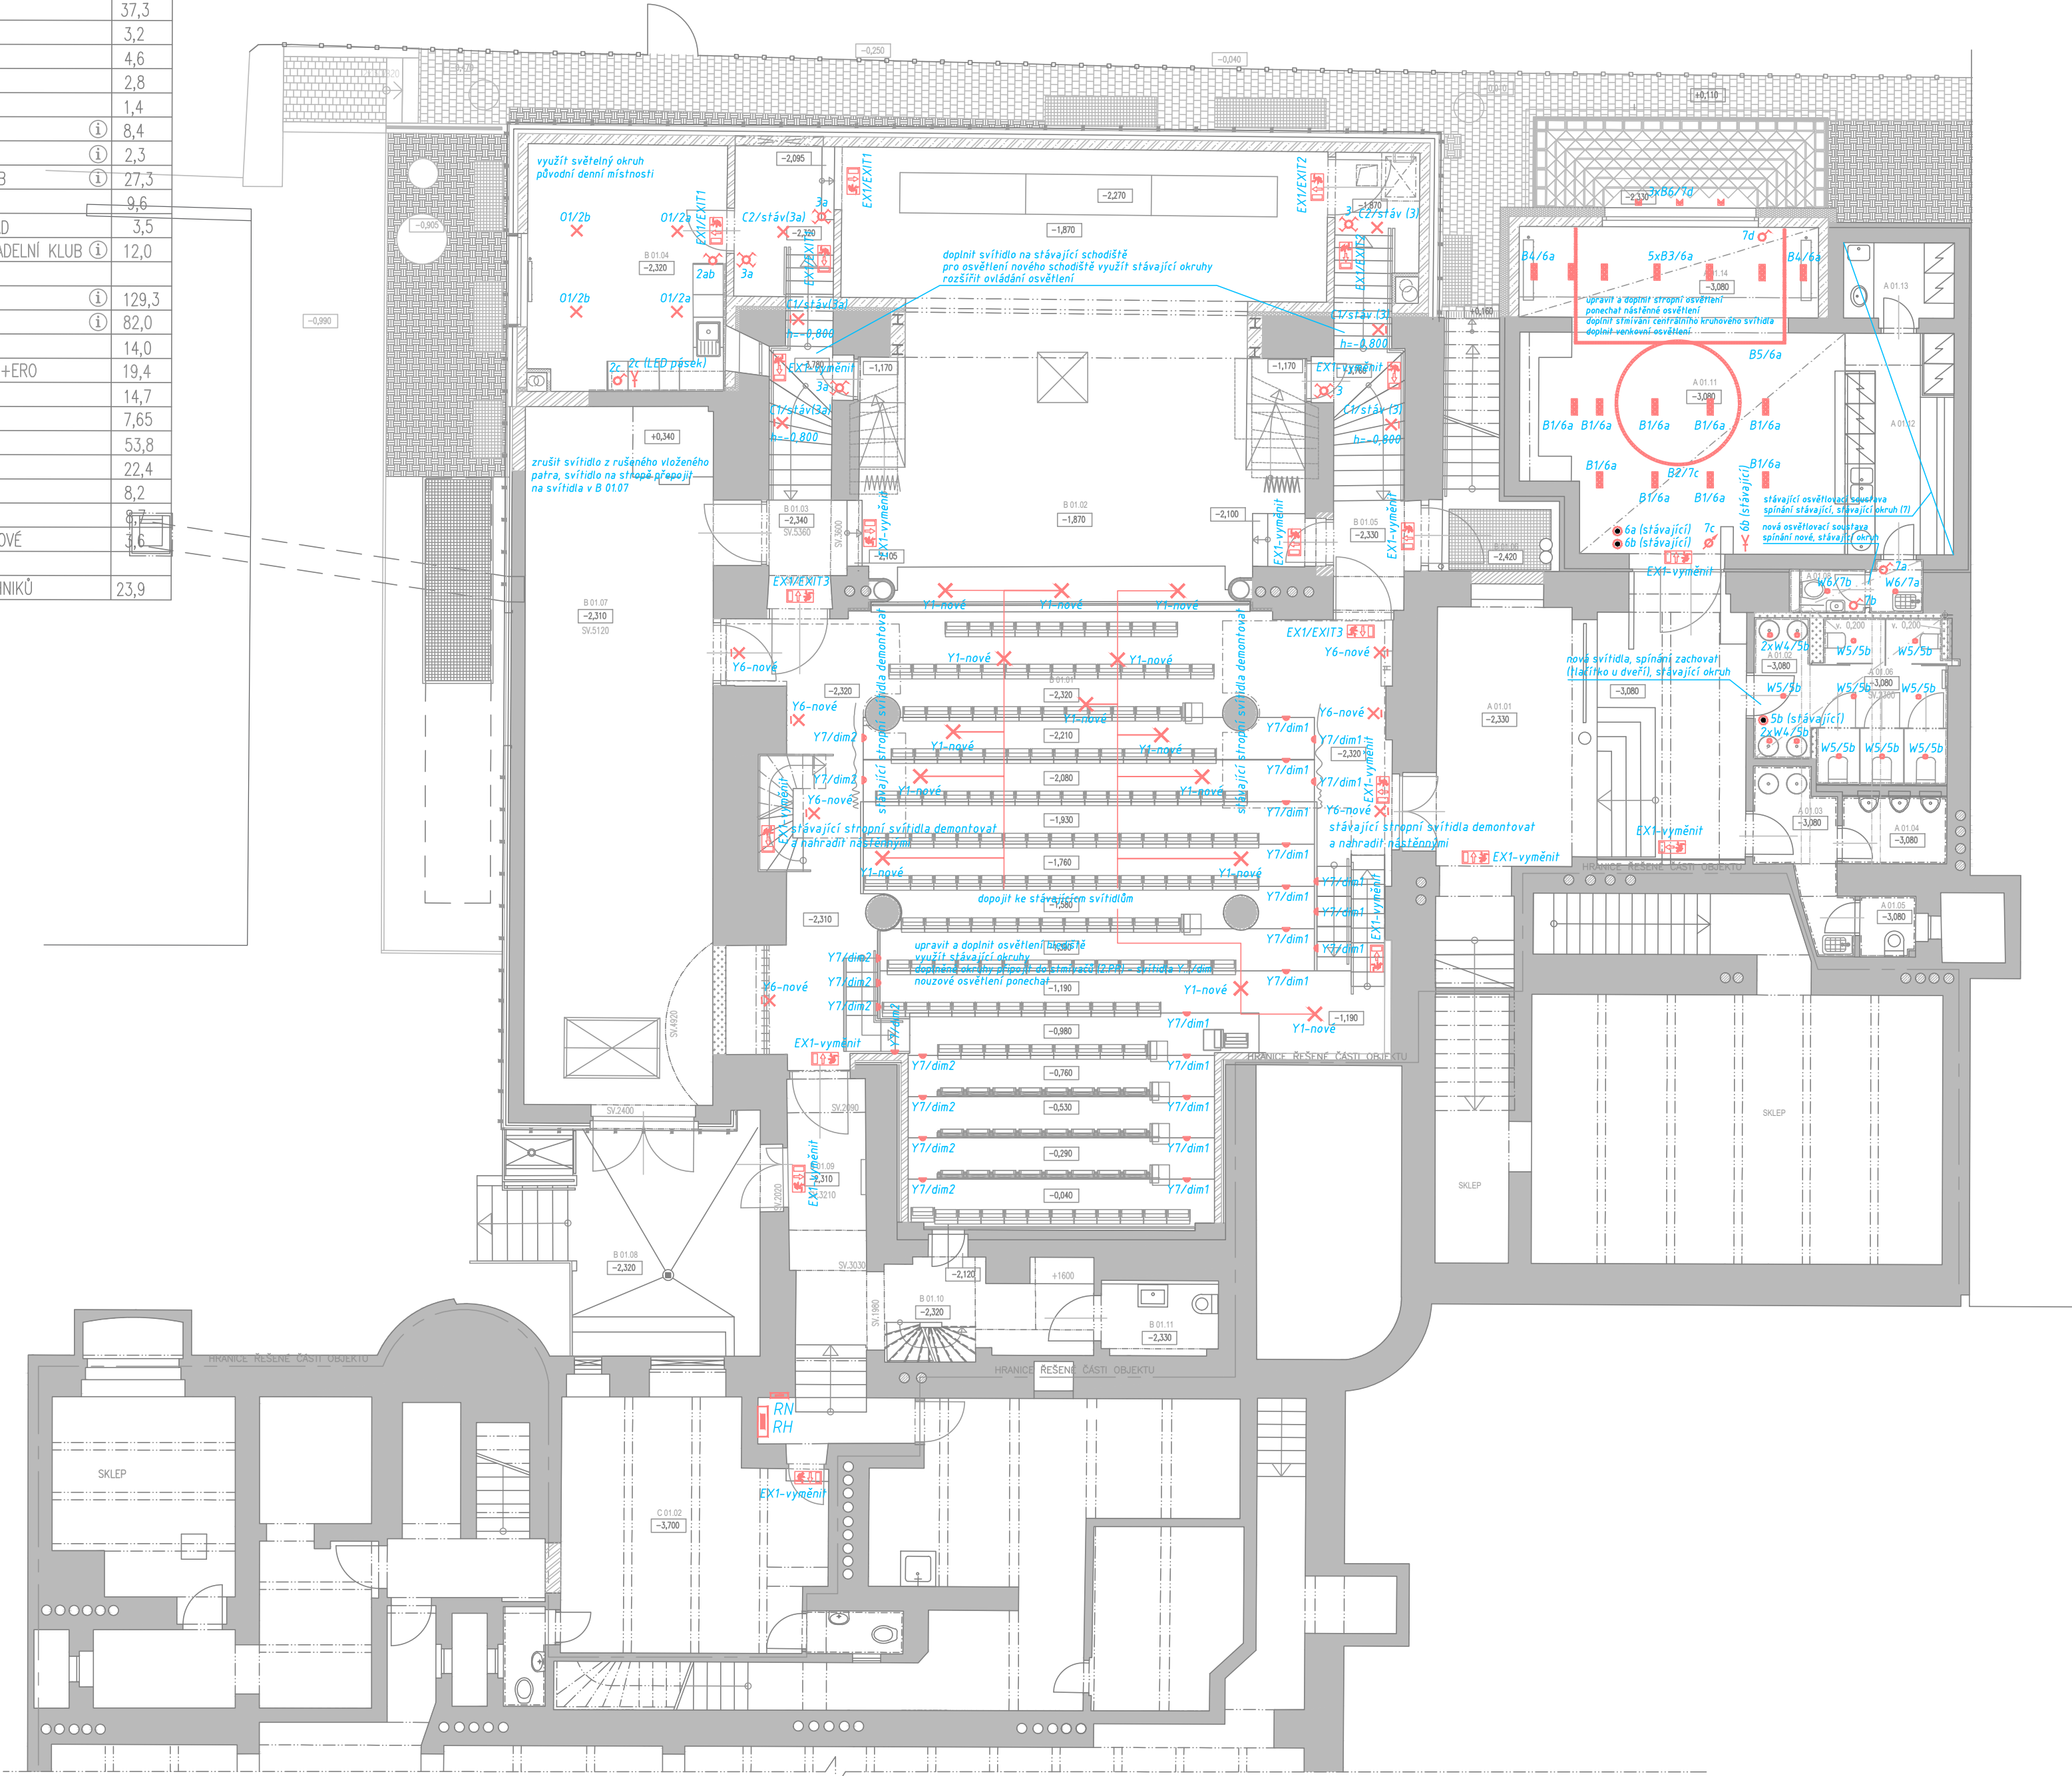

LEGENDA ZNAČEK:

- HAVARIJNÍ TLAČÍTKO (STOP) POD OMÍTKU
- SPÍNAČ JEDNOPÓLOVÝ POD OMÍTKU
- SPÍNAČ JEDNOPÓLOVÝ NA POVRCH
- PŘEPÍNAČ SÉRIOVÝ POD OMÍTKU
- PŘEPÍNAČ STŘÍDAVÝ POD OMÍTKU
- PŘEPÍNAČ STŘÍDAVÝ NA POVRCH
- PŘEPÍNAČ KŘÍŽOVÝ POD OMÍTKU
- STÍMIVAČ
- ZÁSUVKA 230 V, 10/16 A POD OMÍTKU
- DTTO - S OCHRANOU PROTI PŘEPĚTÍ
- ZÁSUVKA 230 V, 10/16 A NA POVRCH
- ZÁSUVKA CEE 400 V, 16 A NA POVRCH
- UZAVÍRAČÍ KLAPKA S POHONEM
- OCHRANNÉ POSPOJENÍ V CELÉ MÍSTNOSTI

LEGENDA SVÍTIDEL:

- BAR
- B1 - LED SVÍTIDLO DLE VÝBĚRU ARCHITEKTA - NÁHRADA STÁVAJÍCÍHO
 - B2 - LED SVÍTIDLO ZAVĚŠENÉ PRSTENCOVÉ DLE VÝBĚRU ARCHITEKTA - CENTRÁLNÍ
 - B3 - LED SVÍTIDLO STROPNÍ DLE VÝBĚRU ARCHITEKTA - ROZŠÍŘENÍ BARU
 - B4 - DTTO B3, ASYMETRICKÉ
 - B5 - LED PÁSEK NAD LEM PODHLEDU DLE VÝBĚRU ARCHITEKTA - ROZŠÍŘENÍ BARU
 - B6 - VENKOVNÍ LED REFLEKTOR DLE VÝBĚRU ARCHITEKTA - ROZŠÍŘENÍ BARU

KOMUNIKACE, ZÁZEMÍ

- C1 - NÁSTĚNNÉ DLE VÝBĚRU ARCHITEKTA LED - SCHODIŠTĚ
- C2 - STROPNÍ DLE VÝBĚRU ARCHITEKTA LED - CHODBA
- C3 - LED BODOVÉ DO PODHLEDU DLE VÝBĚRU ARCHITEKTA - FOYER
- C4 - LED PÁSEK NAD LEM PODHLEDU DLE VÝBĚRU ARCHITEKTA - FOYER

NOUZOVÁ

- EX1 - STROPNÍ/NÁSTĚNNÉ NOUZOVÉ STÁLE SVÍTÍCÍ, BEZ BATERIE, S PIKTOGRAMEM - VE STÁVAJÍCÍM DESIGNU
- EX2 - STROPNÍ/NÁSTĚNNÉ NOUZOVÉ BATERIOVÉ (1 HOD) BEZ PIKTOGRAMU - TECHNICKÉ PROSTORY
- EX3 - STROPNÍ/NÁSTĚNNÉ NOUZOVÉ BATERIOVÉ (1 HOD) S PIKTOGRAMEM, VYHRÍVANÉ - VENKOVNÍ

FITNESS / RELAX

- F1 - NÁSTĚNNÉ DLE VÝBĚRU ARCHITEKTA LED
- F2 - STROPNÍ DLE VÝBĚRU ARCHITEKTA LED

KUŘÁRNA

- K1 - STROPNÍ DLE VÝBĚRU ARCHITEKTA LED

KANCELÁŘ

- O1 - STROPNÍ DLE VÝBĚRU ARCHITEKTA LED

REKVIZITÁRNA

- R1 - STROPNÍ DLE VÝBĚRU ARCHITEKTA LED

TECHNICKÉ PROSTORY

- T0 - STROPNÍ PRACHOTĚSNÉ KRUHOVÉ (LED 1200 lm) - DÍLNA (NAD PONK)
- T1 - STROPNÍ PRACHOTĚSNÉ LINOVÉ (LED 3000 lm) - TECHNICKÉ PROSTORY
- T3 - STROPNÍ PRACHOTĚSNÉ LINOVÉ (LED 5000 lm) - TECHNICKÉ PROSTORY
- T4 - STROPNÍ PRACHOTĚSNÉ LINOVÉ (LED 10000 lm) - TECHNICKÉ PROSTORY

SOCIÁLNÍ ZÁZEMÍ

- W1 - STROPNÍ LED DLE VÝBĚRU ARCHITEKTA - ŠATNA DÁMY (WC, SPRCHA)
- W3.1 - STROPNÍ LED PÁSEK DLE VÝBĚRU ARCHITEKTA (1770 mm) - ŠATNA DÁMY
- W3.2 - STROPNÍ LED PÁSEK DLE VÝBĚRU ARCHITEKTA (2500 mm) - ŠATNA DÁMY
- W3.3 - STROPNÍ LED PÁSEK DLE VÝBĚRU ARCHITEKTA (4540 mm) - ŠATNA DÁMY
- W4 - ZAPUŠTĚNÉ BODOVÉ LED DLE VÝBĚRU ARCHITEKTA - WC NÁVŠTĚVNÍCI (NAD UMÝVADLA)
- W5 - ZAPUŠTĚNÉ BODOVÉ LED DLE VÝBĚRU ARCHITEKTA - WC NÁVŠTĚVNÍCI (PŘEDSÍŇ, KABINY)
- W6 - ZAPUŠTĚNÉ BODOVÉ LED DLE VÝBĚRU ARCHITEKTA - WC BAR

HLEDIŠTĚ

- Y6 - NÁSTĚNNÉ LED ČERNÉ DLE VÝBĚRU ARCHITEKTA - BALKONY
- Y7 - PODSTUPNÍKOVÉ LED ČERNÉ DLE VÝBĚRU ARCHITEKTA - STUPNĚ HLEDIŠTĚ A SCHODIŠTĚ

SVÍTIDLA DLE PŮVODNÍHO PROJEKTU (DOPLŇENÁ, UPRÁVENA POLOHA)

- C - ZÁŘÍVKOVÉ STROPNÍ S OPÁLOVÝM KRYTEM (1x 58 W) - REKVIZITÁRNA
- N - ŽÁROVKOVÉ NÁSTĚNNÉ S OPÁLOVÝM KRYTEM (1x 60 W) - VÝLEVKA
- P - ŽÁROVKOVÉ STROPNÍ S OPÁLOVÝM KRYTEM (1x 100 W) - CHODBA
- Y1 - ŽÁROVKOVÉ ZAVĚŠENÉ ČERNÉ (1x 100 W) - HLEDIŠTĚ
- Y3 - ŽÁROVKOVÉ STROPNÍ S OPÁLOVÝM KRYTEM (1x 100 W) - HLEDIŠTĚ (BALKON A POD BALKONEM)

NAPĚŤOVÁ SOUSTAVA:


3NPE-50 Hz 400 V/TN-C-S

VNĚJŠÍ VLIVY:

NORMÁLNÍ - VE VNITŘNÍM PROSTORU (VIZ PROTOKOL)
ZVLÁŠTĚ NEBEZPEČNĚ - MIMO OBJEKT (VENKOVNÍ PROSTŘEDÍ)
AA7, AB7, AD4, AF2, AQ3, AS2

OCHRANA PŘED NDN:

AUTOMATICKÝM ODPOJENÍM VADNÉ ČÁSTI OD ZDROJE

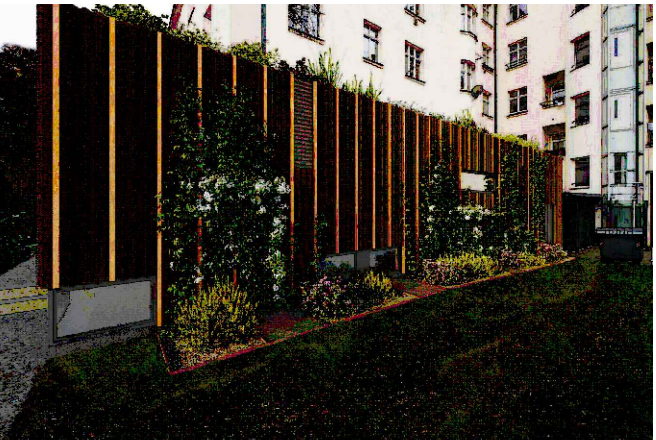

polohopisný systém:
S-JTSK

výškový systém:
Bpv

±0,00=208,82

investor:



Městská část Praha 6
Odbor správy majetku
Čs. armády 601/23, Praha 6
Czech Republic
V zastoupení SNEO a.s.

hlavní architekt projektu:



SNEO a.s.
Nad Alejí 187/2, Praha 6
Czech Republic
T: +420 775 883 245
e-mail: kral@sneco.cz

hlavní inženýr projektu:



Šafer Hájek architekti, s.r.o.
Pod Radnicí 1235 / 2A,
150 00 Praha 5
Czech Republic
T: +420 777 161 611
e-mail: architekti@sha.cz

profese:



AED project, a. s.
Pod Radnicí 1235 / 2A,
150 00 Praha 5
Czech Republic
T: +420 257 257 100
e-mail: aed@aedproject.cz



JKS Elektroprojekce Praha, s.r.o.
Oldřichova 11,
128 00 Praha 2
Czech Republic
T: +420 602 111 458
e-mail: kral@kspojekce.cz

stavba:

DEJVICKÉ DIVADLO - PŘÍSTAVBA A STAVEBNÍ ÚPRAVY OBJEKTU Č.P. 1084, k.ú. DEJVICE, ZELENÁ 15a, PRAHA 6

stupeň:

DOKUMENTACE PRO PROVEDENÍ STAVBY

hlavní architekt projektu: Ing. arch. Oldřich Hájek
architekt projektu: Ing. arch. Pavel Lesenský
vedení projektu: Ing. Aleš Marek
hlavní inženýr projektu: Ing. Marek Bohunčák
zodpovědný projektant části: Ing. Mojmír Jurčík
vypracoval: Ing. Jiří Král

datum: 06/2024
formát: 8 x A4
měřítko: 1:100
zakázkové č.: 16-027_DDOP
číslo změny: rev. 02
datum změny: 04/2025

část / profese:
ELEKTROINSTALACE - SILNOPROUD

část: **D.1.4.5**

čís. příl.: **101**

příloha:
PŮDORYS 1.PP - OSVĚTLENÍ

paré: