


PŮDORYS 1.NP


měřítko 1 : 75

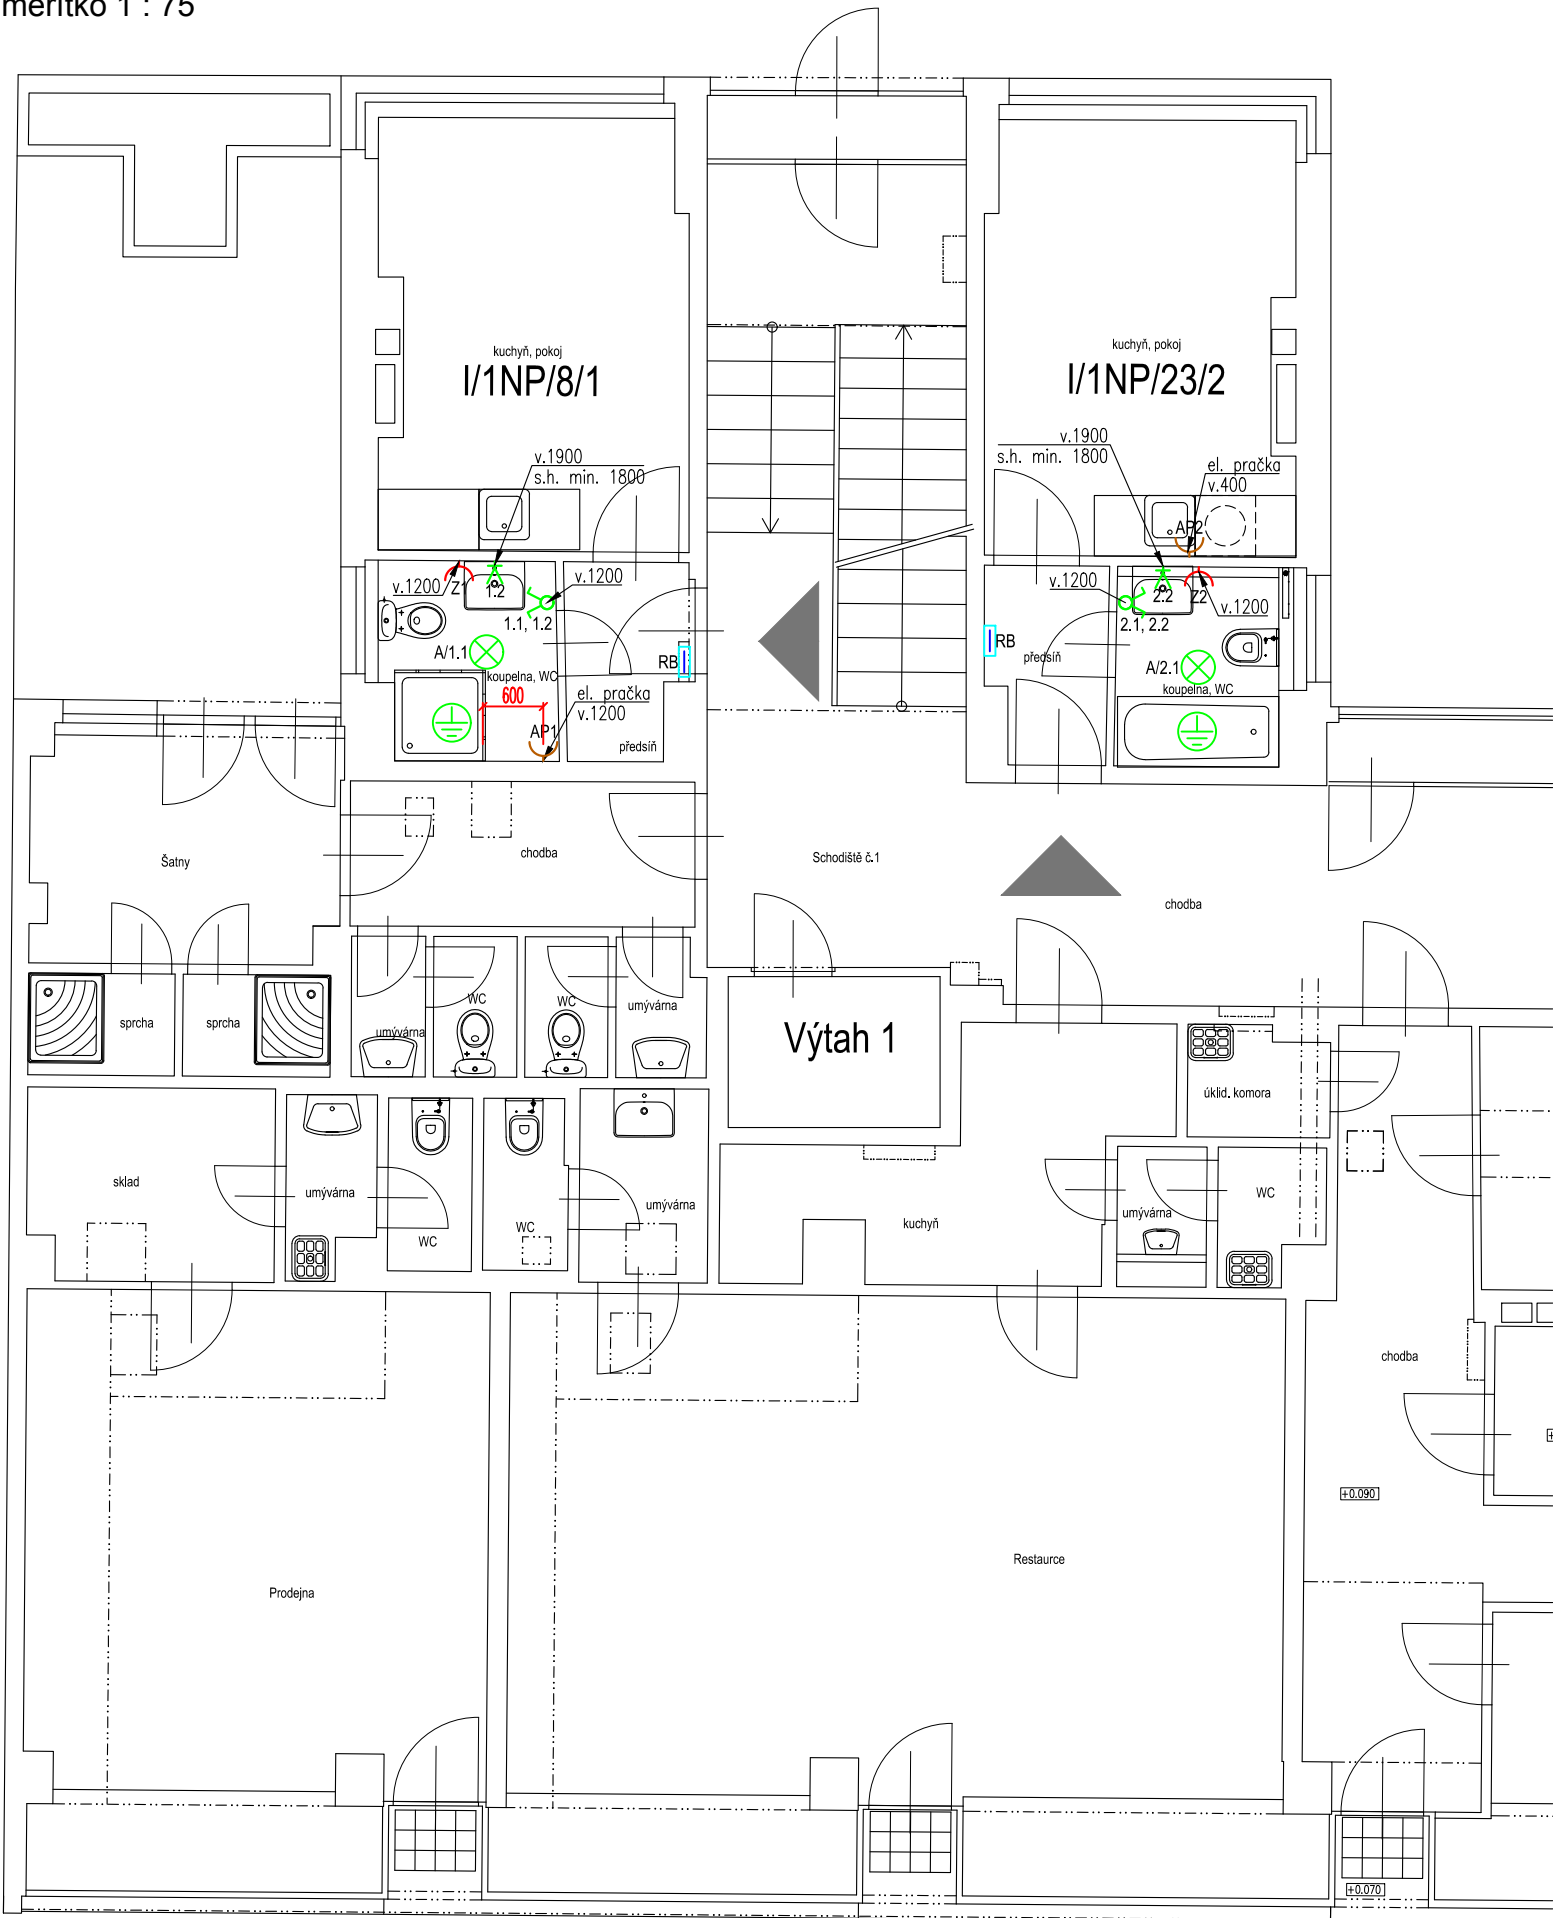

VŠEOBECNÁ POZNÁMKA


- VEŠKERÉ PRÁCE PROVÁDĚT DLE PLATNÝCH ČSN A TECHNOLOGICKÝCH PRAVIDEL ZA DODRŽENÍ PRAVIDEL BEZPEČNOSTI PRÁCE A OCHRANY ZDRAVÍ PŘI PRÁCI
- PŘED ZAPOČETÍM BOURACÍCH PRACÍ NUTNO DOTČENÝ PROSTOR ODPOJIT OD PŘÍVODU ELEKTŘINY A UZAVŘÍT PŘÍVODY OSTATNÍCH INSTALOVANÝCH MĚDÍ
- VEŠKERÉ NAVRŽENÉ PRVKY A MATERIÁLY BUDOU UŽITY VČETNĚ SYSTÉMOVÝCH ŘEŠENÍ A DETAILU DLE TECHNICKÝCH PODKLADU DODAVATELE
- VZHLEDEM CHARAKTERU STAVBY – REKONSTRUKCE JE NEZBYTNĚ VŠECHNY ROZMĚRY OVĚŘOVAT PŘÍMO NA MÍSTĚ, PŘÍPADNĚ ZÁSADNÍ ODCHYLKY OVLIVŇUJÍCÍ INSTALACI ZAŘÍZOVACÍCH PŘEDMĚTŮ NUTNO ŘEŠIT SE ZÁSTUPCEM INVESTORA ČI PROJEKTANTEM K POSOUZENÍ A ODSOUHLASENÍ ZMĚNY.
- TECHNICKÁ ZPRÁVA JE NEDÍLNOU SOUČÁSTÍ PROJEKTOVÉ DOKUMENTACE V POTŘEBNÉM DETAILU UPŘESŇUJE VÝKRESOVOU ČÁST
- ATYPICKÉ VÝROBKY A JEJICH VAZBA NA STAVEBNÍ KONSTRUKCE BUDE UPRAVENA DLE SKUTEČNÉHO DODAVATELE PRVKU S ODSOUHLASENÍM GENERÁLNÍM PROJEKTANTEM

LEGENDA PRVKŮ A VÝVODŮ ELEKTRO	
	1-ZÁSUVKA, 2-ZÁSUVKA, 16A / 250V, POD OMÍTKU
	1-ZÁSUVKA ÚČELOVÁ (AP, S, P), 16A / 250V (10A/250V), POD OMÍTKU
	VÝVOD PRO NÁSTĚNNÉ SVÍTIDLO
	ÚSPORNÉ SVÍTIDLO PŘISAZENÉ 2x36W
	ÚSPORNÉ SVÍTIDLO PŘISAZENÉ 2x22W
	SPÍNAČE OSVĚTLENÍ - JEDNOPOLOVÉ, SÉRIOVÉ, STŘÍDAVÉ, KŘÍŽOVÉ

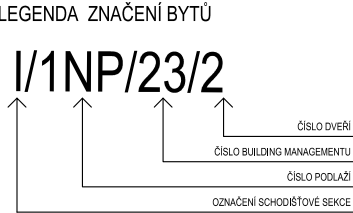

Změny			
Číslo změny	Datum	Popis změny	
00	10.2021	Vydání pro účely výběrového řízení	

±0,000=217,65 m n.m. (podlaha 1.NP)

ARCHITEKT	VYPRACOVAL	ZODP. PROJEKTANT	H.I.P.	<div><div>FILIP NEHONSKÝ PROJEKČNÍ KANCELÁŘ Randova 3205 / 2 Praha 5 - Smíchov Tel: 777 102 252</div></div>	
-	J. Ottl	Ing. F.Nehonský	Ing. F.Nehonský		
	724 149 405	777 102 252	777 102 252		
INVESTOR	Městská část Praha 6, odbor správy majetku zastoupený SNEO a.s.			ARCH. ČÍSLO	2021.03
ADRESA INVESTORA	Čs. armády 601/23, Praha 6			STAD. PROJ.	DPS
MÍSTO STAVBY	nám. Svobody 728/1, Praha 6	KATASTR	Bubeneč	DATUM	08.2021
STAVBA REKONSTRUKCE ZDRAVOTNĚ - TECH. INSTALACÍ V BYTOVÉM DOMĚ nám. Svobody 728/1 , Praha 6, k. ú Bubeneč				FORMÁT	2xA4
NÁZEV VÝKRESU D1.4.5 - SILNOPROUDÁ ELEKTROTECHNIKA PŮDORYS 1.NP				MĚŘÍTKO	1:75
				ČÍSLO VÝKRESU	D1.4.5-03
				Č. PARÉ	