


PŮDORYS 2.NP

měřítko 1 : 75

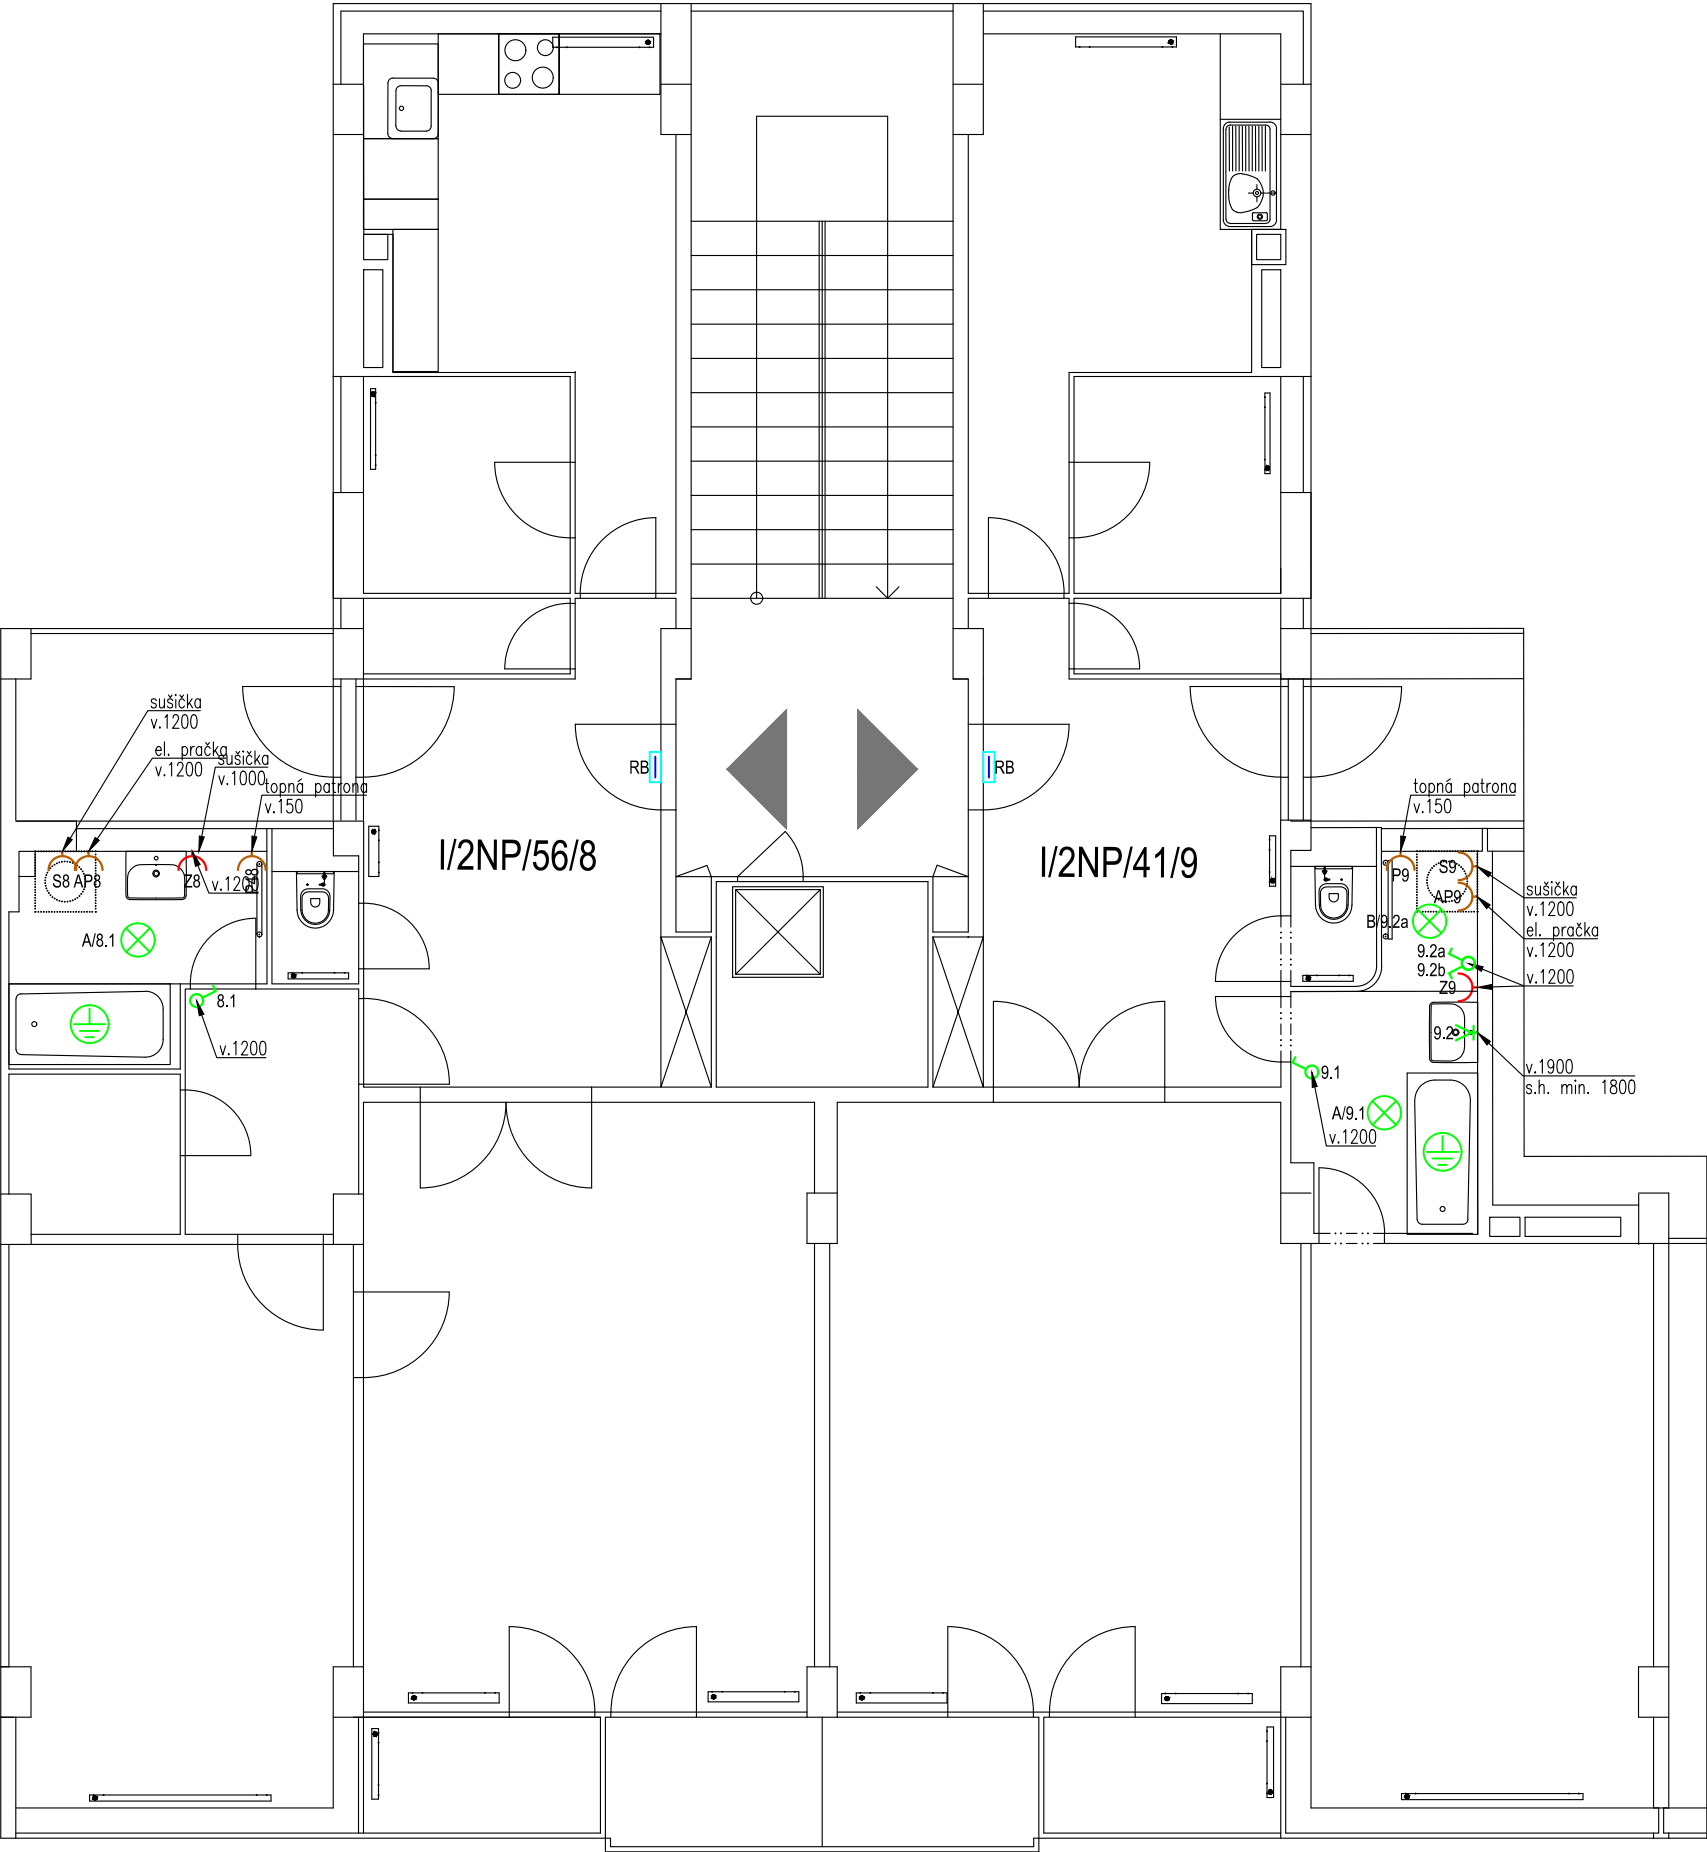


VŠEOBECNÁ POZNÁMKA

- VEŠKERÉ PRÁCE PROVÁDĚT DLE PLATNÝCH ČSN A TECHNOLOGICKÝCH PRAVIDEL ZA DODRŽENÍ PRAVIDEL BEZPEČNOSTI PRÁCE A OCHRANY ZDRAVÍ PŘI PRÁCI
- PŘED ZAPOČETÍM BOURACÍCH PRACÍ NUTNO DOTČENÝ PROSTOR ODPOJIT OD PŘÍVODU ELEKTŘINY A UZAVŘÍT PŘÍVODY OSTATNÍCH INSTALOVANÝCH MÉDIÍ
- VEŠKERÉ NAVRŽENÉ PRVKY A MATERIÁLY BUDOU UŽITY VČETNĚ SYSTÉMOVÝCH ŘEŠENÍ A DETAILU DLE TECHNICKÝCH PODKLADU DODAVATELE
- VZHLEDEM CHARAKTERU STAVBY – REKONSTRUKCE JE NEZBYTNĚ VŠECHNY ROZMĚRY OVĚŘOVAT PŘÍMO NA MÍSTĚ, PŘÍPADNĚ ZÁSADNÍ ODCHYLKY OVLIVŇUJÍCÍ INSTALACI ZAŘIZOVACÍCH PŘEDMĚTŮ NUTNO ŘEŠIT SE ZÁSTUPCEM INVESTORA ČI PROJEKTANTEM K POSOUZENÍ A ODSOUHLASENÍ ZMĚNY.
- TECHNICKÁ ZPRÁVA JE NEDÍLNOU SOUČÁSTÍ PROJEKTOVÉ DOKUMENTACE V POTŘEBNÉM DETAILU UPŘESŇUJE VÝKRESOVOU ČÁST
- ATYPICKÉ VÝROBKY A JEJICH VAZBA NA STAVEBNÍ KONSTRUKCE BUDE UPRAVENA DLE SKUTEČNÉHO DODAVATELE PRVKU S ODSOUHLASENÍM GENERÁLNÍM PROJEKTANTEM

LEGENDA PRVKŮ A VÝVODŮ ELEKTRO	
	1-ZÁSUVKA, 2-ZÁSUVKA, 16A / 250V, POD OMÍTKU
	1-ZÁSUVKA ÚČELOVÁ (AP, S, P), 16A / 250V (10A/250V), POD OMÍTKU
	VÝVOD PRO NÁSTĚNNÉ SVÍTIDLO
	ÚSPORNÉ SVÍTIDLO PŘISAZENÉ 2x36W
	ÚSPORNÉ SVÍTIDLO PŘISAZENÉ 2x22W
	SPÍNAČE OSVĚTLENÍ - JEDNOPOLOVÉ, SÉRIOVÉ, STŘÍDAVÉ, KŘÍŽOVÉ

Změny		
Číslo změny	Datum	Popis změny
00	10.2021	Vydání pro účely výběrového řízení

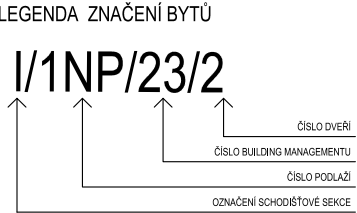

±0,000=217,65 m n.m. (podlaha 1.NP)

ARCHITEKT	VYPRACOVAL	ZODP . PROJEKTANT	H.I.P.	<div><div><div><div></div><div></div></div><div>FILIP NEHONSKÝ</div><div>PROJEKČNÍ KANCELÁŘ</div></div><div>Randova 3205 / 2 Praha 5 - Smíchov Tel: 777 102 252</div></div>
-	J. Ottl	Ing. F.Nehonský	Ing. F.Nehonský	
	724 149 405	777 102 252	777 102 252	
INVESTOR	Městská část Praha 6, odbor správy majetku zastoupený SNEO a.s.			
ADRESA INVESTORA	Čs. armády 601/23, Praha 6			
MÍSTO STAVBY	nám. Svobody 728/1, Praha 6	KATASTR	Bubeneč	
STAVBA REKONSTRUKCE ZDRAVOTNĚ - TECH. INSTALACÍ V BYTOVÉM DOMĚ nám. Svobody 728/1 , Praha 6, k. ú Bubeneč				ARCH. ČÍSLO 2021.03
				STAD. PROJ. DPS
				DATUM 08.2021
				FORMÁT 2xA4
				MĚŘÍTKO 1:75
NÁZEV VÝKRESU D1.4.5 - SILNOPROUDÁ ELEKTROTECHNIKA PŮDORYS 2.NP				ČÍSLO VÝKRESU D1.4.5-04
				Č. PARÉ