


Půdorys BJ č.1 - elektroinstalace

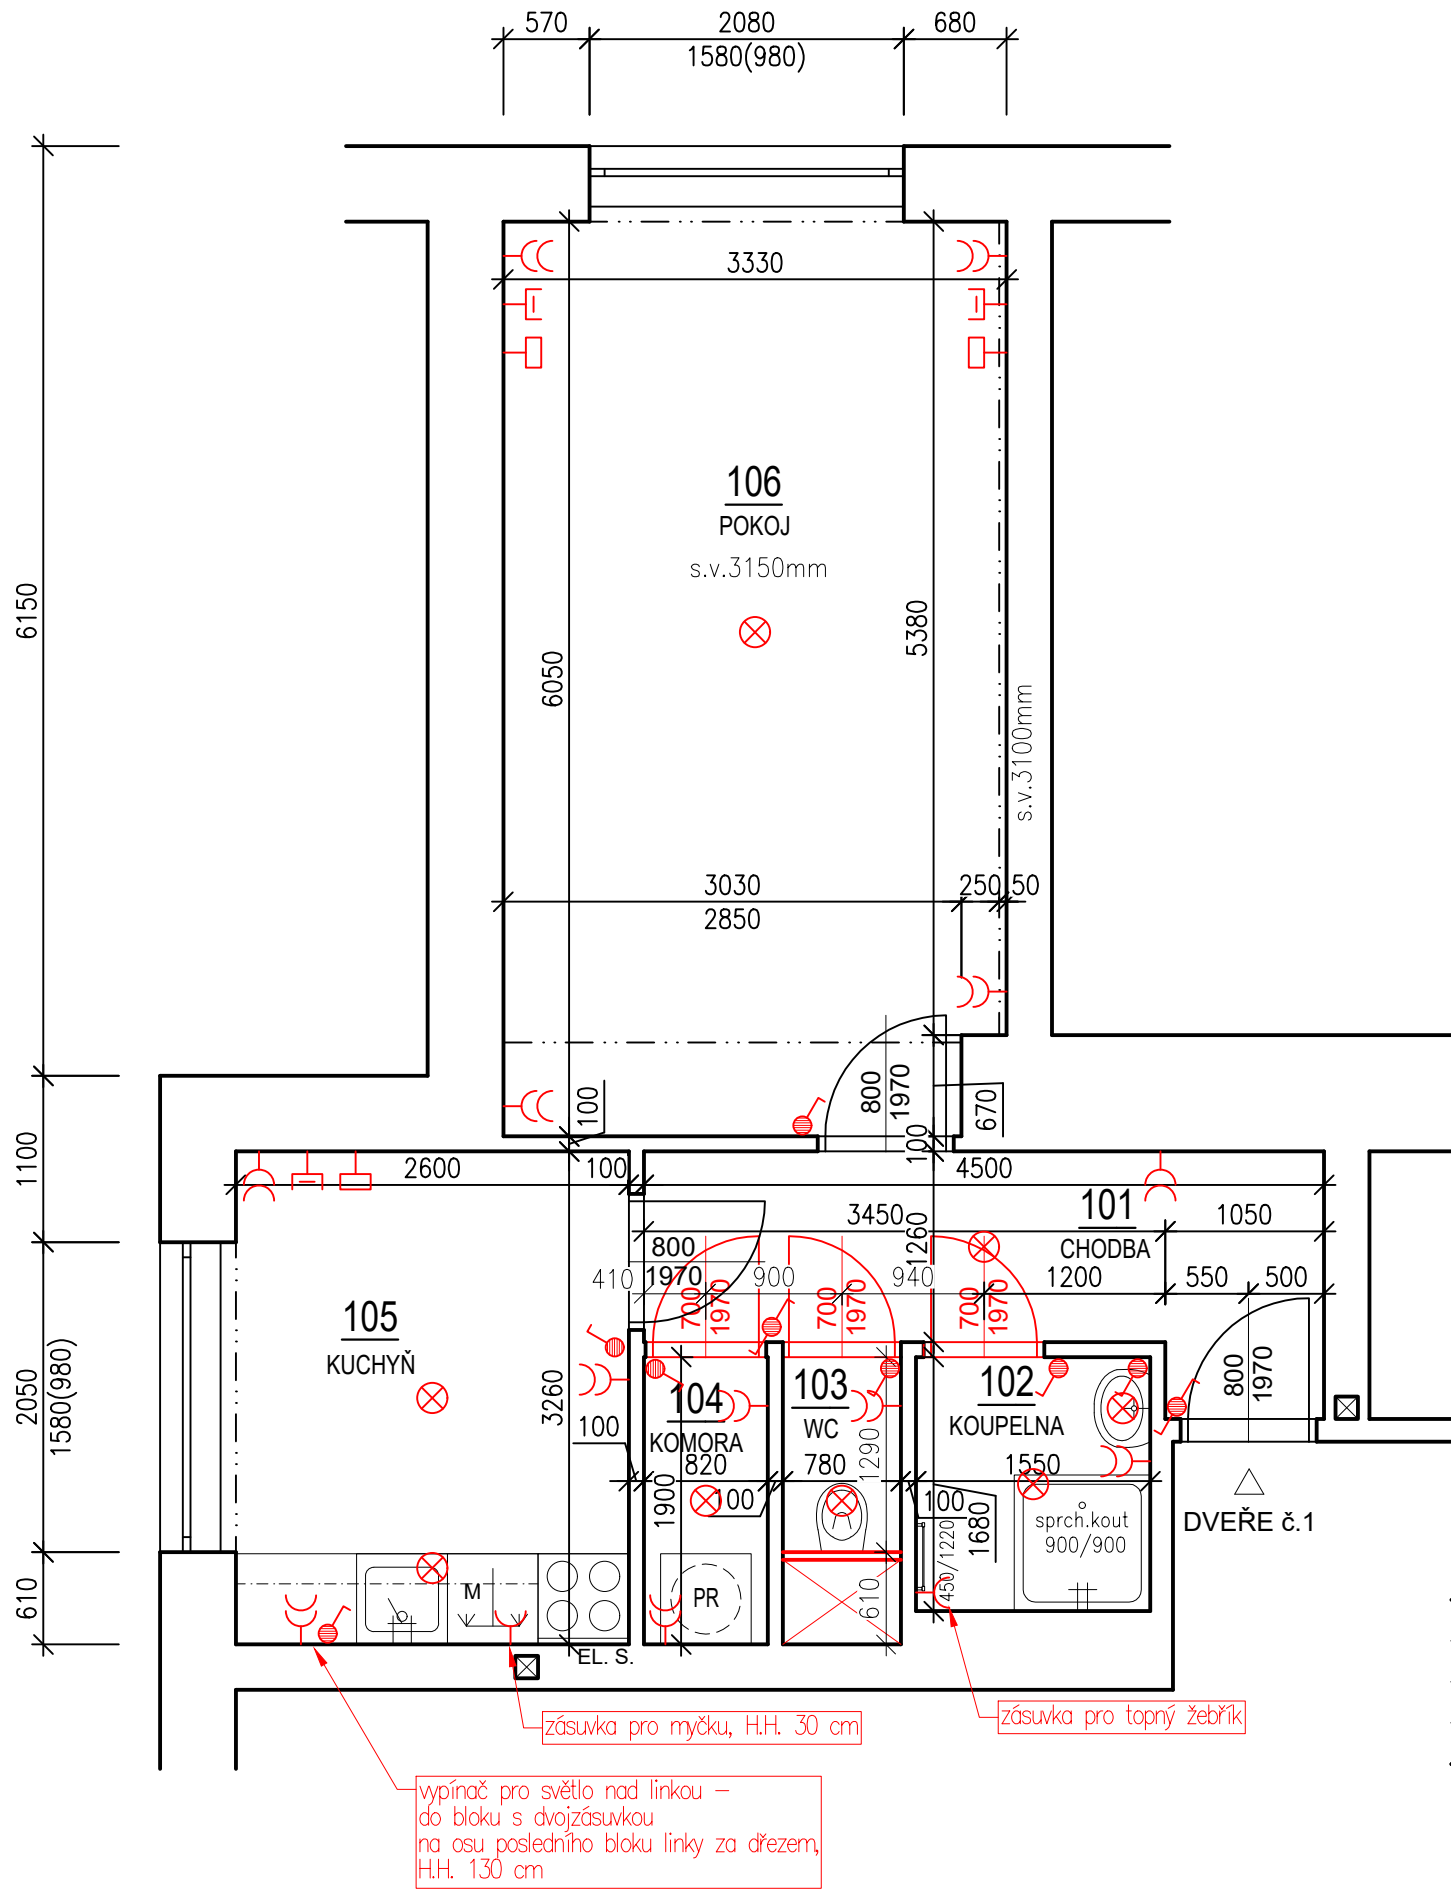

LEGENDA MÍSTNOSTÍ:

ČÍSL.	NÁZEV MÍSTNOSTI	PLOCHA (m2)
101	Chodba	6,21
102	Koupelna	2,60
103	WC	1,48
104	Komora	1,56
105	Kuchyň	8,48
106	Pokoj	19,95

LEGENDA ZAŘÍZENÍ:

- Dvojzásuvka - v. 300 mm nad podlahou
- Zásuvka jednonásobná - v. 300 mm nad podlahou
- Vypínač - v. 1100 mm nad podlahou
- Střídavý vypínač - v. 1100 mm nad podlahou
- Křížový vypínač - v. 1100 mm nad podlahou
- Svítidlo
- Datová zásuvka
- Televizní zásuvka STA
- Domácí telefon
- Pouze vývod, kabel A380

zodpovědný projektant	Ing. Ladislav Konečný
vypracoval	Ing. Lukáš Luža
umístění stavby	Břevnov – parc. č. 162/1
stavebník	Městská část Praha 6, Čs. armády 601/23, Bubeneč, 16000 Praha 6

Rekonstrukce bytové jednotky č.1  
BD BĚLOHORSKÁ 1688/122, PRAHA 6  
D.1.1 – Architektonicko – stavební část

Stupeň PD: pro stavební řízení  
Půdorys BJ č.1 – elektroinstalace

**TSP GROUP s.r.o**  
Španielova 1274/40, 16300 Praha  
IČO: 24318515, DIČ: CZ24318515  
lkonecny@lkonecny.cz

formát 2xA4  
datum 05/2025  
2025-003-05  
číslo zakázky  
měřítko 1:50  
výkres 03