




TABULKA MÍSTNOSTI

Č.M.	ÚČEL MÍSTNOSTI	PLOCHA m ²
1.01	VSTUPNÍ HALA	25,2
1.02	KANCELÁŘ	11,0
1.03	KLUBOVNA	88,9
1.04	KIOSEK	14,6
1.05	PŘÍRUČNÍ SKLAD	3,5
1.06	CHODBA ZÁZEMÍ	5,1
1.07	ÚKLID PŘEDSÍNĚ WC	4,1
1.08	WC ZAM.	1,5
1.09	ŠATNA KIOSKU DENNÍ MÍSTNOST	8,9
1.10	CHODBA 1	18,7
1.11	ÚKLID. KOMORA 1	2,6
1.12	WC ŽENY PŘEDSÍNĚ	12,1
1.13	WC ŽENY 1	1,5
1.14	WC ŽENY 2	1,5
1.15	WC ŽENY INV.	3,9
1.16	WC MUŽI INV.	3,9
1.17	WC MUŽI PŘEDSÍNĚ	10,8
1.18	WC MUŽI PISOÁRY	5,3
1.19	WC MUŽI 1	1,5
1.20	WC MUŽI 2	1,5
1.21	ŠATNA 6	10,0
1.22	SPRCHA 3	5,5
1.23	DENNÍ MÍSTNOST SPRÁVCE	8,8
1.24	KOTELNA	14,8
1.25	PELETY-SILO	11,9
1.26	SKLAD 1	7,7
1.27	SKLAD 2	15,3
1.28	SKLAD 3	9,6
1.29	TERASA 1	170,0

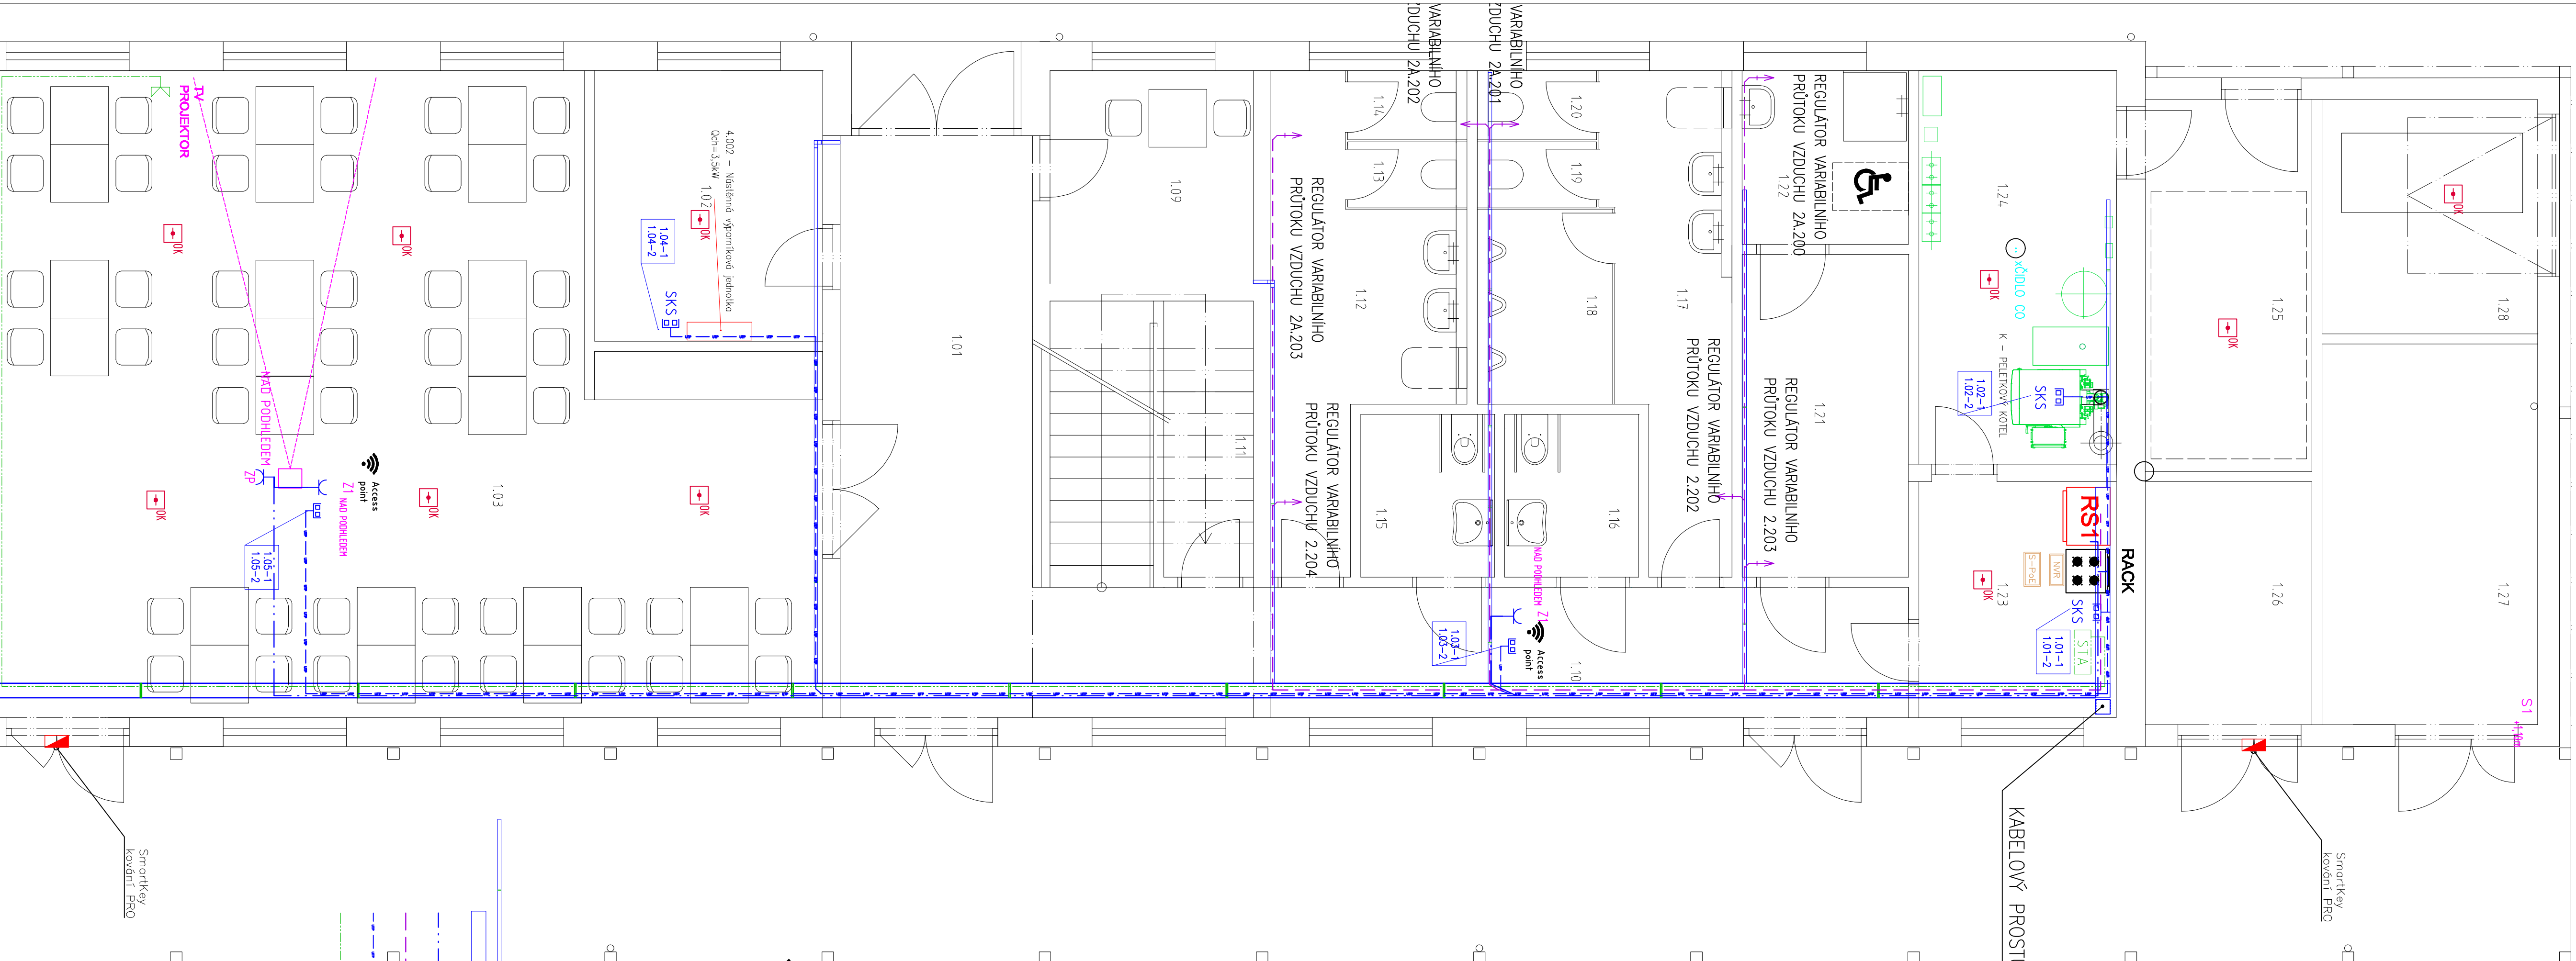



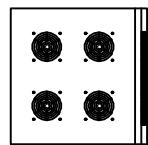

SLP RACK




SLP ZASUVKA SKS




WIFI ROUTER




ZASUVKA 230V/16A V INSTALAČNÍ KRABICI




JEDNOFÁZOVÝ KABELOVÝ VÝVOD (MoR)




ZASUVKA STA




SMART KEY PŘÍSTUPOVÉHO SYSTÉMU




NÁSTĚNNÁ ČTEČKA PŘÍSTUPOVÉHO SYSTÉMU



 
AUTONOMNÍ OPTIKO-KOŮŘOVÝ DETEKTOR




ČIDLO CO



ČIDLO CO



NVR ZÁZNAM



SWITCH PoE

LEGENDA:

KABELOVÁ TRASA – DRÁTĚNNÝ ŽLAB S VÝKEM

KABELOVÝ ROZVOD – ZASUVKOVÝ

KABELOVÝ ROZVOD – MoR

KABELOVÝ ROZVOD – SKS (UTP)

KABELOVÝ ROZVOD – STA

INVESTOR: MĚSTSKÁ ČÁST PRAHA 6, ČESKOSLOVENSKÉ ARMÁDY 23 160 52 PRAHA 6, IČ: 00063703				PROJEKTANT: JIŘ TOMEK-Regulim STRÁČENSKÁ 614, STŘEŠTĚ 411 08 IČ: 627 14 271	
PROJEKTANT ČÁSTI	VYPRACOVAL	KONTROLA	HIP		
J. TOMAN	J. TOMAN	ING. ARCH. V. DROBNÝ	ING. ARCH. V. DROBNÝ		
AGC: REKONSTRUKCE A MODERNIZACE FOTBALOVÉHO HRÁŠTĚ SK UNION BŘEVNOV, PRAHA 6					
DOKUMENTACE: DPS				MĚŘÍTKO: 1:50	
MĚŘENÍ A REGULACE PŮDORYS 1.NP				DATA: 12./2025	
				OSLOUŠENÍ: OSLOUŠENÍ	
				SO-03.9.2	

DOKUMENTACE LZE ZÍSKAT POUZE VE SMĚRU PŘÍSLUŠNÉ SOUHLASY O TĚLO VÝKRES, ČI JEHO ČÁST, MOŽE BÝT KOPÍROVÁN NEBO JINAK PŘEDÁN KOPÍROVÁN POUZE PO PŘEDCHOZÍ SOUHLASU