


POHLED P

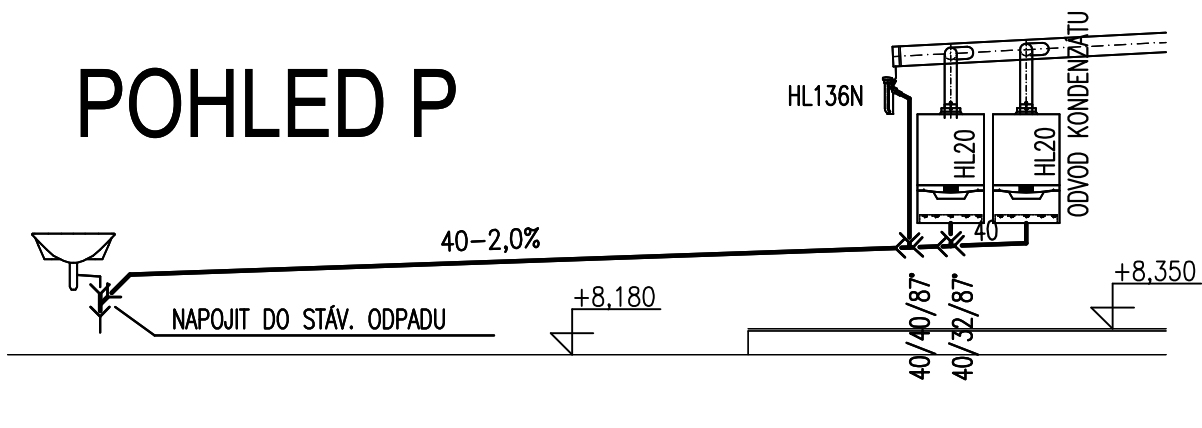

| | | | | |
|--|--|----------------------|---|-----------|
| HIP | | Ing. Viktor Kouřilek | Ing. Viktor Kouřilek Nad Palatou 3055/1, 150 00 Praha 5 provozovna: Jeremenkova 763/88, 140 00 Praha 4 viktor.kourilek@seznam.cz; www.viko-praha.cz mob. 602 292 719 | |
| Zodpovědný projektant | | Ing. Viktor Kouřilek | | |
| Vypracoval | | Martin Kreč | | |
| Investor | Městská část Praha 6, Čs.armády 23, 160 52 Praha 6 | | Formát: | 2 A4 |
| Místo stavby | MŠ Sbíhavá, ul. Sbíhavá II 360/2, Praha 6 - Liboc | | Datum: | září 2023 |
| Název stavby | MŠ Sbíhavá, ul. Sbíhavá II 360/2 VÝMĚNA PLYNOVÝCH KOTLŮ | | Stupeň PD: | DPS |
| | | | Měřítko | 1:50 |
| | | | Číslo výkresu: | D.1.4.1.2 |
| Část | D.1.4.1 ZTI | | | |
| Název dokumentace | | | Číslo paré: | |
| PŮDORYS 3.NP KOTELNY - KANALIZACE, VODOVOD | | | | |