


Půdorys - nový stav

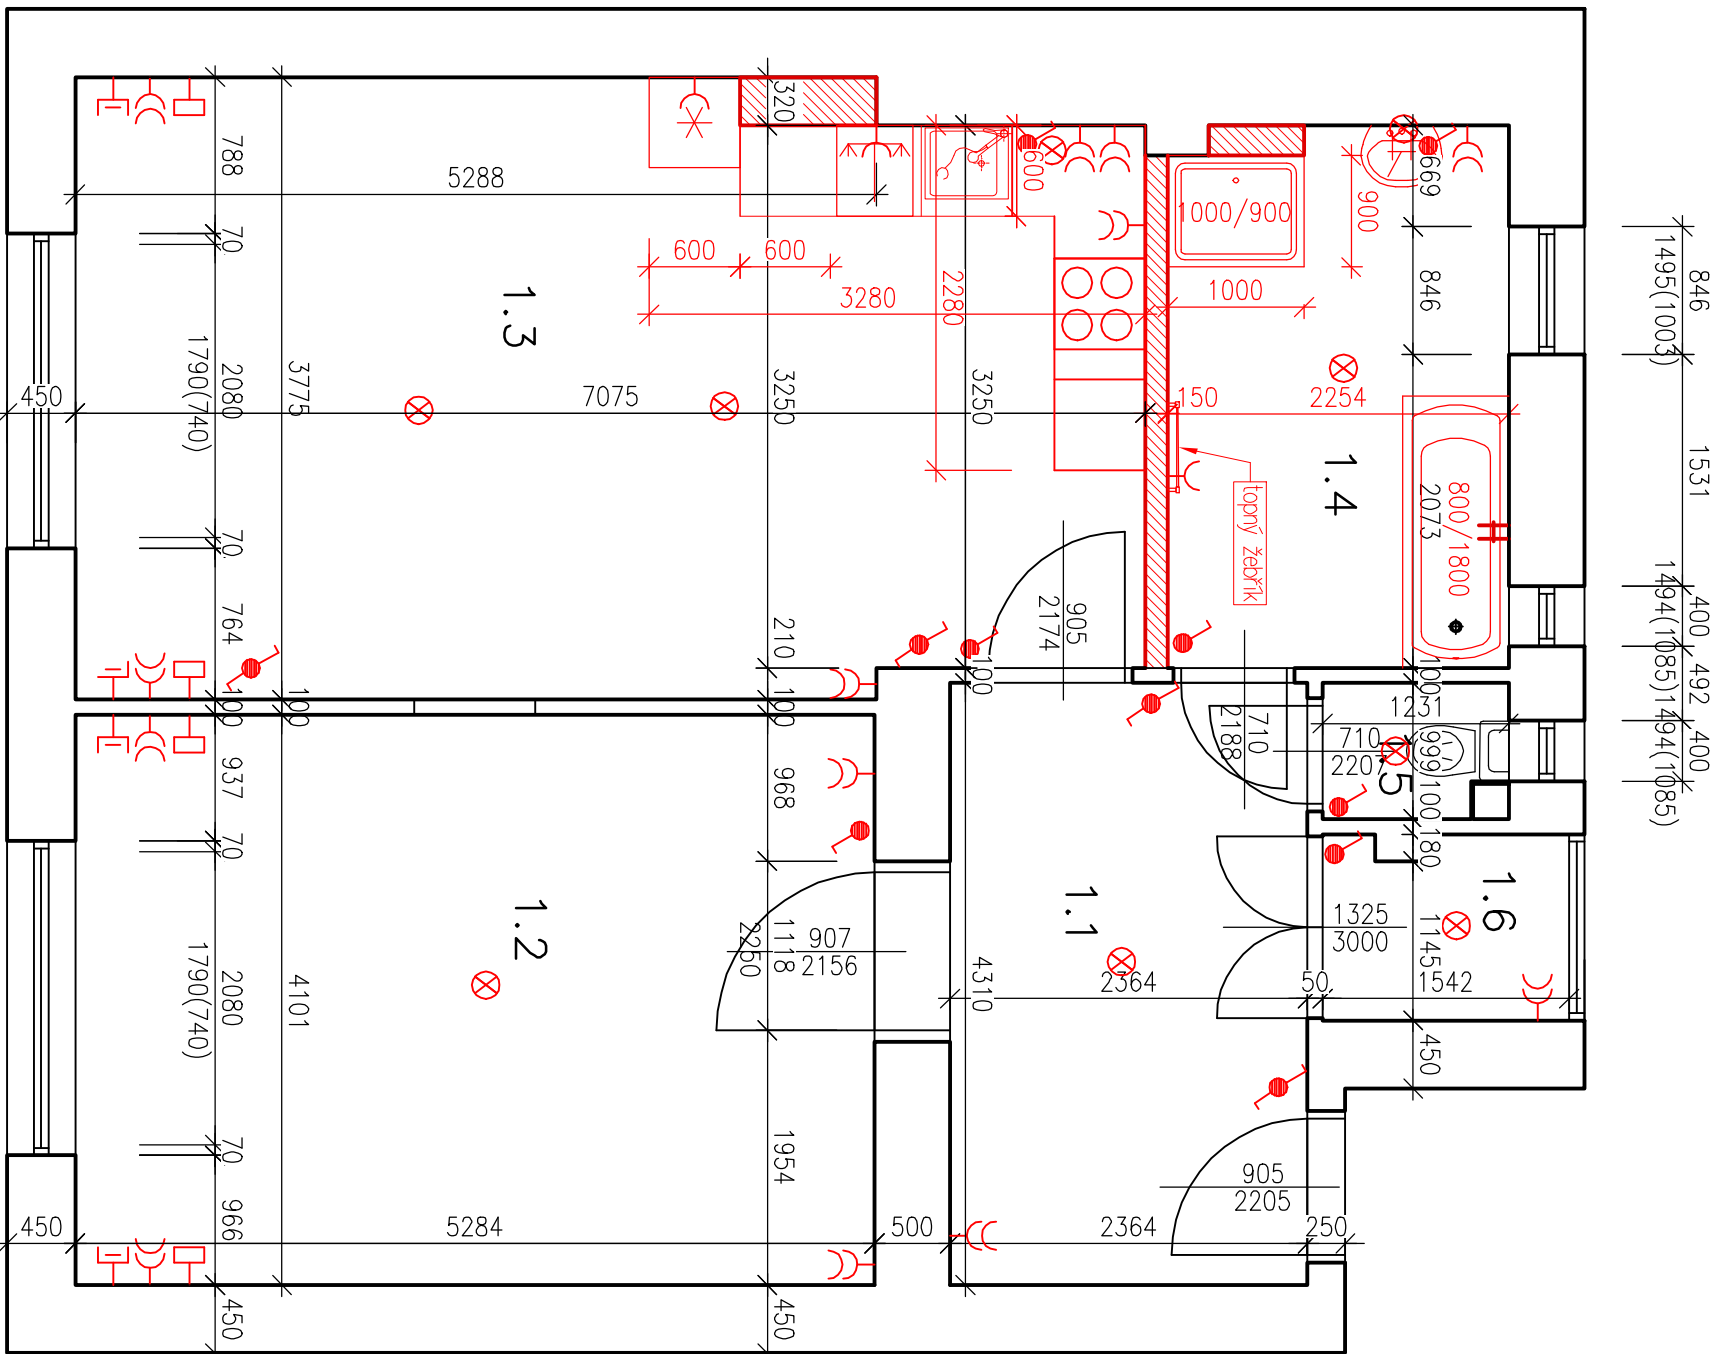

LEGENDA MÍSTNOSTÍ:

ČÍSŁ.	NÁZEV MÍSTNOSTI	PLOCHA (m2)
1.1	Záďveř	9,50
1.2	Pokoj	19,48
1.3	Obývací pokoj+kuchyně	27,90
1.4	Koupeřna	7,90
1.5	WC	1,12
1.6	Šatna	1,99

LEGENDA ZAŘÍZENÍ:

- Dvojzásuvka
- Zásuvka jednosaobná
- Vypínač
- Střídavý vypínač
- Křížový vypínač
- Svítidlo
- Datová zásuvka
- Televizní zásuvka

zodpovědný projektant	Ing. Ladislav Konečný
vypocoval	Ing. Lukáš Luža
umístění stavby	Praha 6 – Roseveltova 614/36
stavebník	Městská část Praha 6, Čs. armády 601/23, Bubeneč, 16000 Praha 6

Rekonstrukce BJ č.10, dveře č.6

ROOSEVELTOVA 614/36, PRAHA 6

D.1.4 – Elektroinstalace

Stupeň PD: pro stavební řízení

Půdorys bytové jednotky č.10

TSP GROUP s.r.o
Španělová 1274/40, 16300 Praha
IČO: 24318515, DIČ: CZ24318515
lkonecny@lkonecny.cz

formát 2xA4
datum 01/2024

číslo zakázky 2023-018-09

měřítko 1:50
výřez 01