


# Půdorys - nový stav

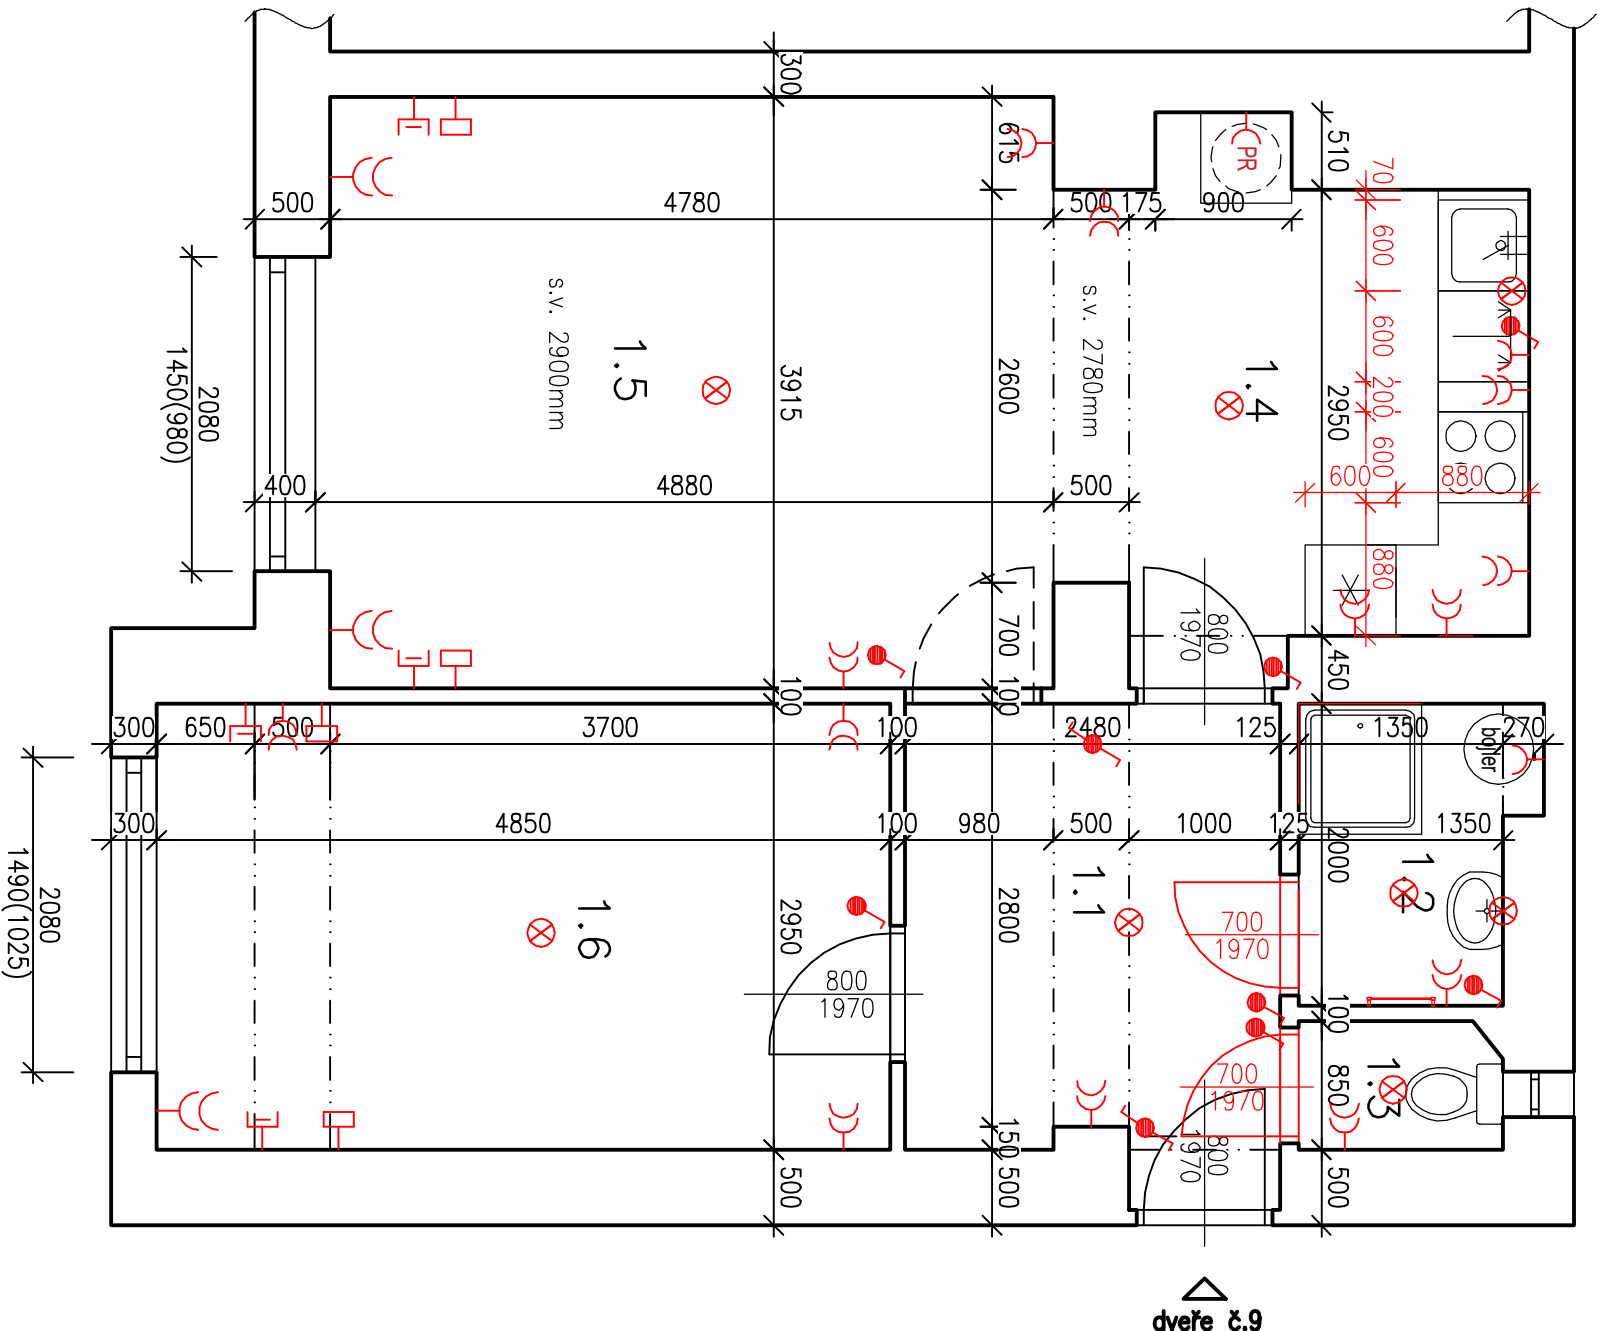

## LEGENDA MÍSTNOSTÍ:

ČísL.	NÁZEV MÍSTNOSTI	PLOCHA (m2)
1.1	Chodba	7,64
1.2	Koupelna	2,90
1.3	WC	1,13
1.4	Kuchyně	9,47
1.5	Pokoj	18,17
1.6	Pokoj	14,30

## LEGENDA ZAŘÍZENÍ:

- Dvojzásuvka
- Zásuvka jednorázobná
- Vypínač
- Střídavý vypínač
- Křížový vypínač
- Svitidlo
- Datová zásuvka
- Televizní zásuvka

zodpovědný projektant	Ing. Ladislav Konečný
vyracoval	Ing. Lukáš Luža
umístění stavby	Břevnov – parc. č. 935
stavebník	Městská část Praha 6, Čs. armády 601/23, Bubeneč, 16000 Praha 6

### Rekonstrukce B1, dveře č.9

BĚLOHORSKÁ 1654/108, Praha 6

D.1.4 – Elektroinstalace

Stupeň PD: pro stavební řízení

Půdorys B1, dveře č.9

**TSP GROUP s.r.o**  
Španělska 1274/40, 16300 Praha  
IČO: 24318515, DIČ: CZ24318515  
lkonecny@lkonecny.cz

formát 2xA4  
datum 04/2024

číslo zakázky 2023-018-12

měřítko 1:50  
výřez 03